
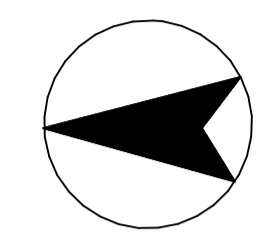


SCHWIMMHALLE DIESDORF - GESAMTSANIERUNG - VARIANTE 2

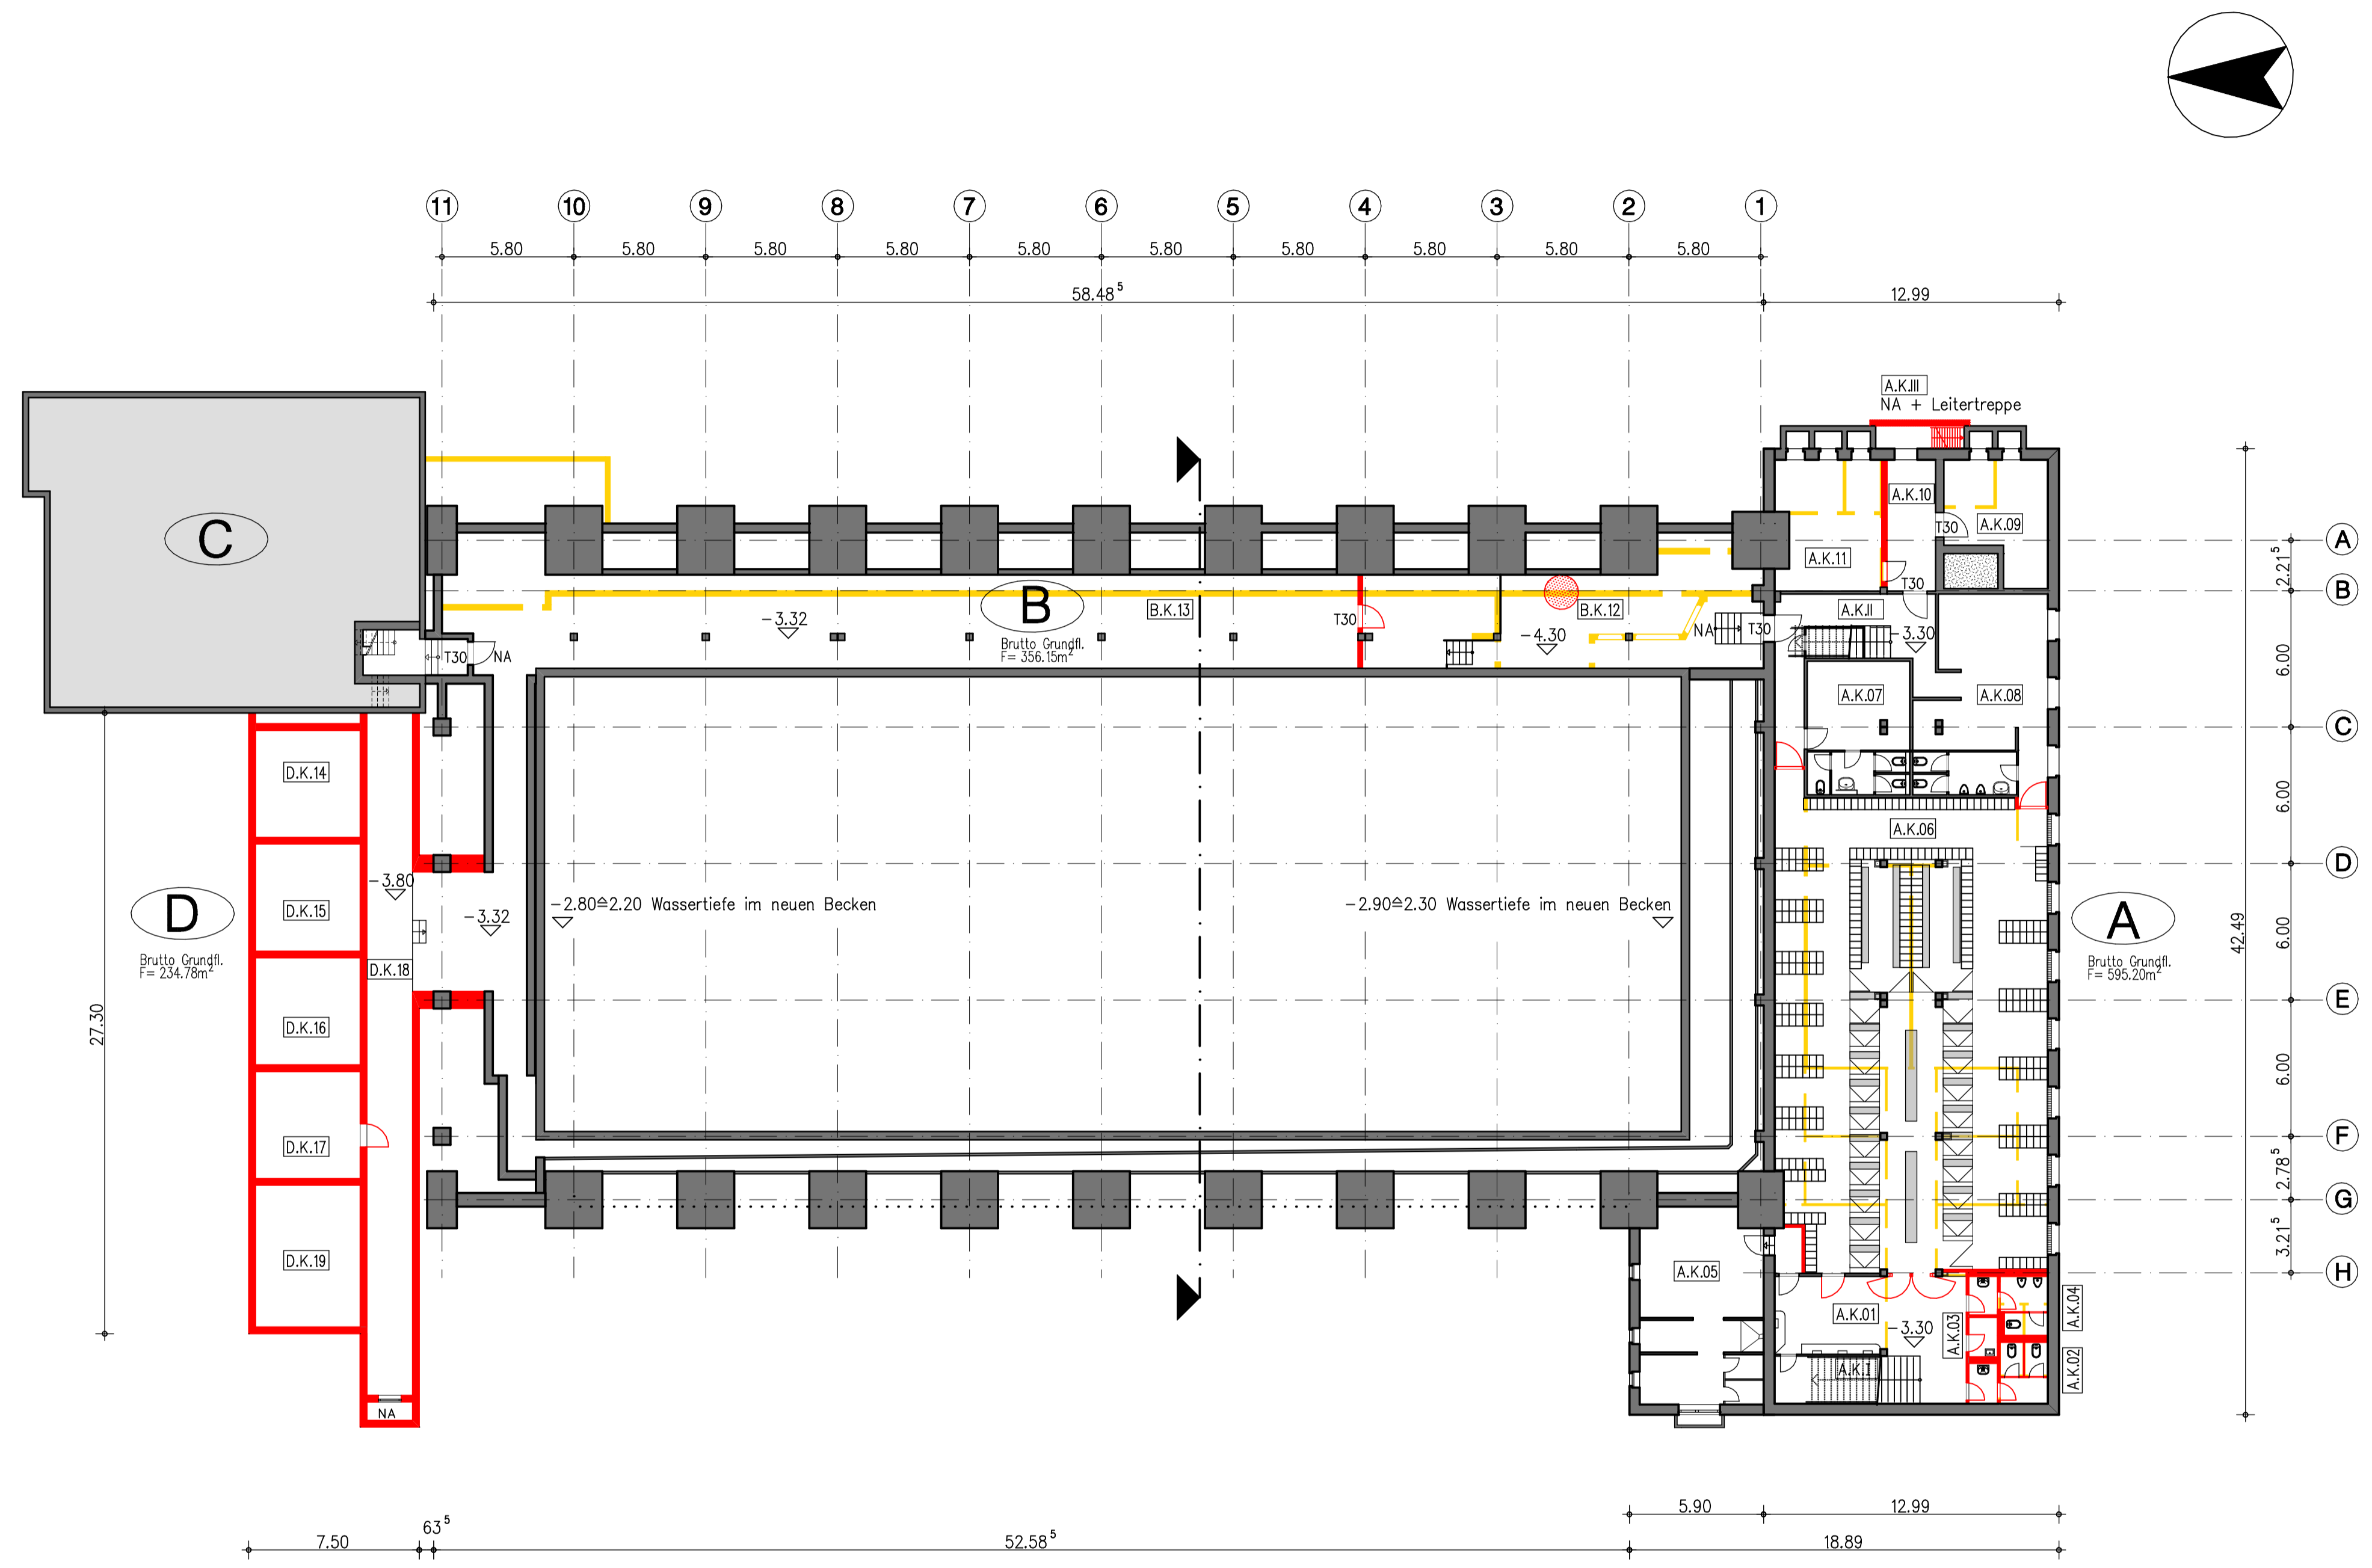

KELLERGESCHOSS BAUTEIL - A -
(Eingangsgebäude mit Umkleideanlage und Sauna Bestand)

Id. Nr.	Nutzung	Grundfläche (GF)
A.K.01	Flur	35.92 m ²
A.K.02	WC mit Vorraum, Damen	7.98 m ²
A.K.03	Putzmittelraum	2.17 m ²
A.K.04	WC mit Vorraum, Männer	7.51 m ²
A.K.05	Personal Umkleide/Sanitär	45.66 m ²
A.K.06	Umkleibereich	247.68 m ²
A.K.07	Duschbereich, Frauen	32.35 m ²
A.K.08	Duschbereich, Männer	48.78 m ²
A.K.09	Hausanschluss ELT	20.92 m ²
A.K.10	Flur/ Notausgang	12.26 m ²
A.K.11	DLG Lager	25.57 m ²
A.K. I	Treppe zum Foyer	13.41 m ²
A.K. II	Treppe zum Schwimmbad	19.88 m ²
A.K. III	Notausgang + Leitertreppe	3.71 m ²
Summe der Grundflächen Bauteil - A -		523.80 m ²

KELLERGESCHOSS BAUTEIL - B -
(Keller unterhalb der Tribüne, Bestand)

Id. Nr.	Nutzung	Grundfläche (GF)
B.K.12	Hausanschluss Lüftung KG	79.14 m ²
B.K.13	Pumpenkeller	203.75 m ²
Summe der Grundflächen Bauteil - B -		282.89 m ²

KELLERGESCHOSS BAUTEIL - D -
(Anbau Nebengebäude neu)

Id. Nr.	Nutzung	Grundfläche (GF)
D.K.14	Behälter Schwallwasser	21.62 m ²
D.K.15	Behälter Spülwasser	21.62 m ²
D.K.16	Behälter Schlammwasser	21.62 m ²
D.K.17	Technikraum LTA	21.62 m ²
D.K.18	Kellergang	78.56 m ²
D.K.19	Schwallwasser Therapiebecken	28.66 m ²
Summe der Grundflächen Bauteil - D -		193.70 m ²

- A** Eingangsgebäude mit Umkleideanlage und Sauna an der Südseite
- B** Schwimmhalle
- C** Maschinenhaus/ Filtergebäude und Krafraum
- D** Anbau Nebengebäude

- Legende:**
- Baukonstruktion, Bestand
 - Baukonstruktion, neu
 - Abbruch
 - A.K.11 Raumnummern (Bauteil, Geschoss, Raum)
 - NA Notausstieg

ARCHITEKTURBÜRO BERGER UND PARTNER
GbR Dipl.-Ing. Architekt Thomas Berger / Architekt Konrad Hohne / Architekt Christian Theuerkauf

LORENZWEG 48 D - 39124 MAGDEBURG
 TELEFON +49 (0)391 / 5921-6 • TELEFAX +49 (0)391 / 5921-700 • E-MAIL: INFO@BERGERPARTNER.DE

<small>HBP</small>	Landeshauptstadt Magdeburg	
<small>HLS</small>	Eigenbetrieb Kommunales Gebäudemanagement	
<small>EL</small>	Gerhart-Hauptmann-Straße 24-26, 39108 Magdeburg	
<small>ST</small>	Objekt: SCHWIMMHALLE DIESDORF	Projekt-Id.-Nr.:
<small>Proj.V</small>	GESAMTSANIERUNG	
<small>SB Hochbauamt</small>		
erstellt von:	Darstellung: VARIANTE 2	Maßstab: 1:200
	KELLERGESCHOSS	Bl.-Nr.: HB 2.02/08
Planner/Datum: <small>Dipl.-Ing.(FH) C. Theuerkauf 17.09.2008</small>	Zeichnungs-Nr.: 829.00-00-E-HB-2.02/08	Bauherr/ AG /Datum:
Trogerkplaner/Datum:	Nutzer/Datum:	Abt./Ltr./AG/Datum:
		GRL: III/Datum:

GRUNDRISS KELLERGESCHOSS