



Ansicht





Querschnitt

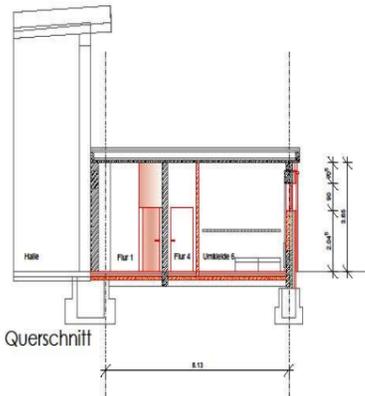

Längsschnitt

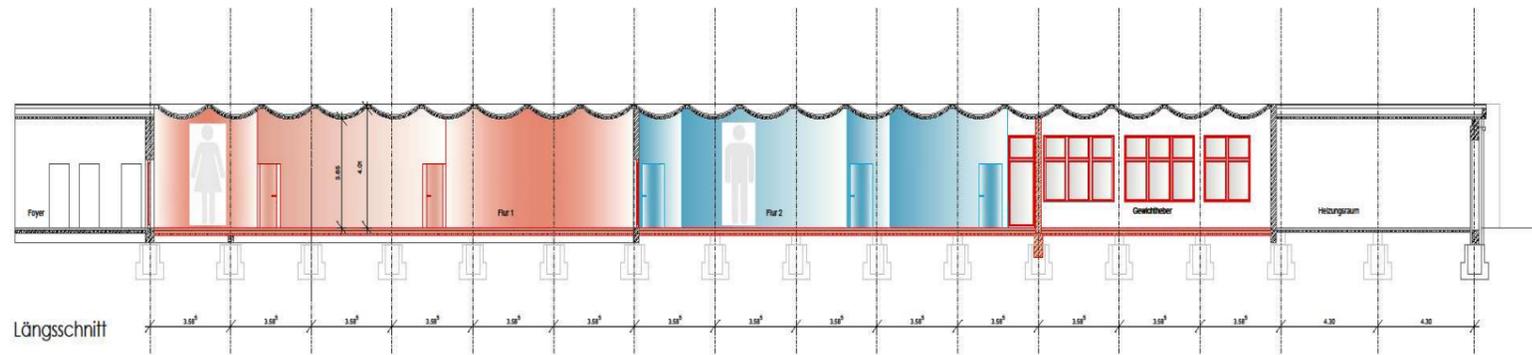

Grundriss

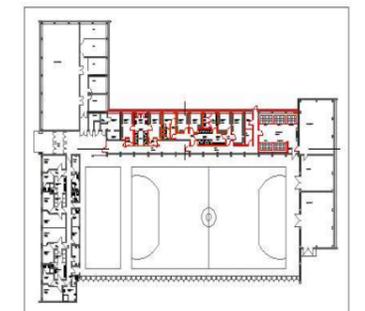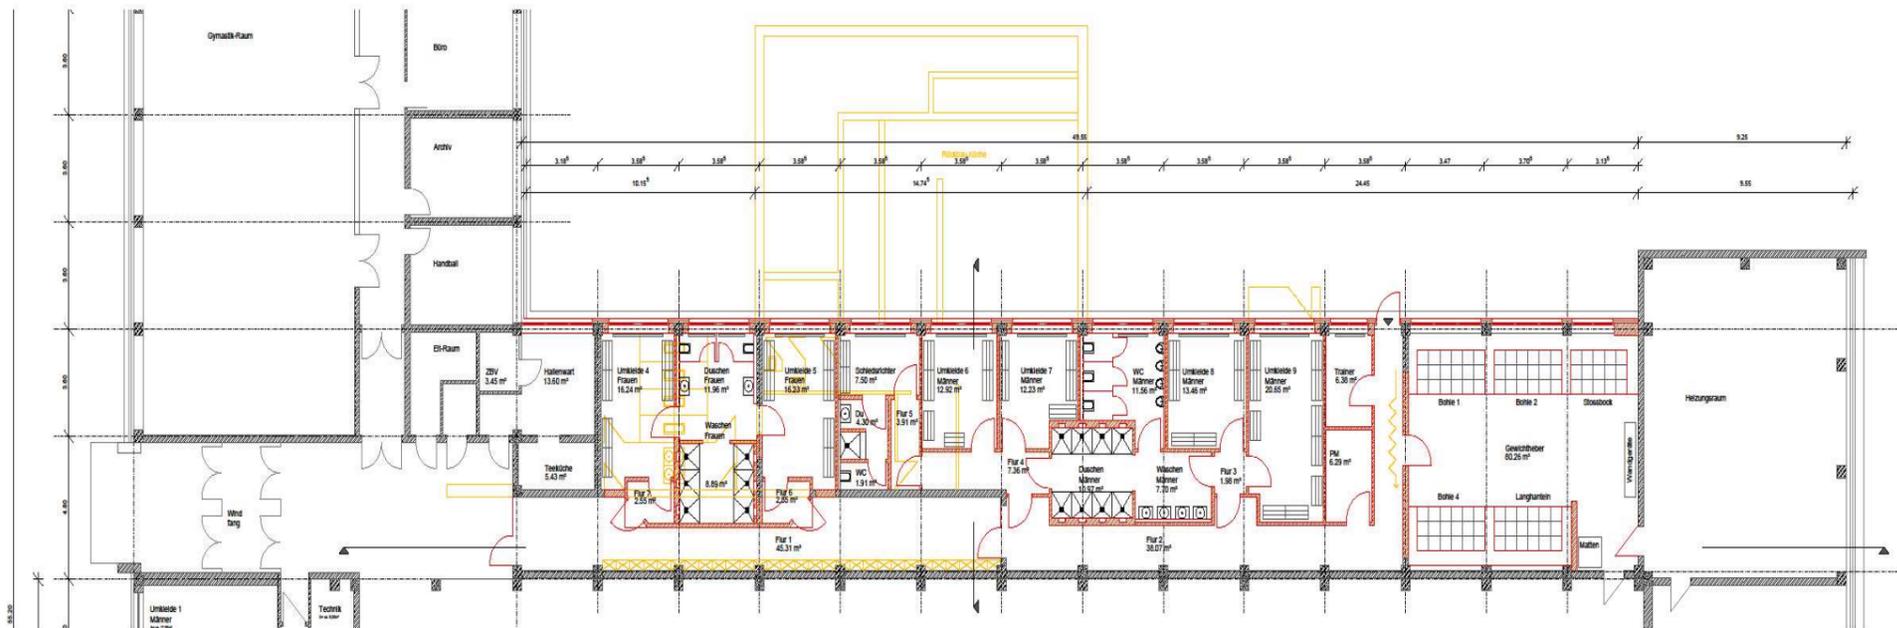

Umnutzung Sporthalle

Gesamtplan

Zeichnung

planoff  
 Ulfbecker Straße 18/19  
 39124 Magdeburg  
 Telefon: +49 391 777 94 00  
 E-Mail: info@planoff.de

planoff

1:100

100

00,00,00

Plan Nr. 1001

Revised: 10/20


Scale: 1:100

Author: Ulfbecker

10/2020

10/2020

Weitergabe sowie Vervielfältigung dieser Unterlage, Verwertung oder Mitteilung ihres Inhalts ist nicht gestattet, soweit nicht ausdrücklich durch den Urheber zugelassen.  
Zuwendungen verpflichten zu Schadensersatz. Alle Rechte vorbehalten dem Verfasser der Unterlage.

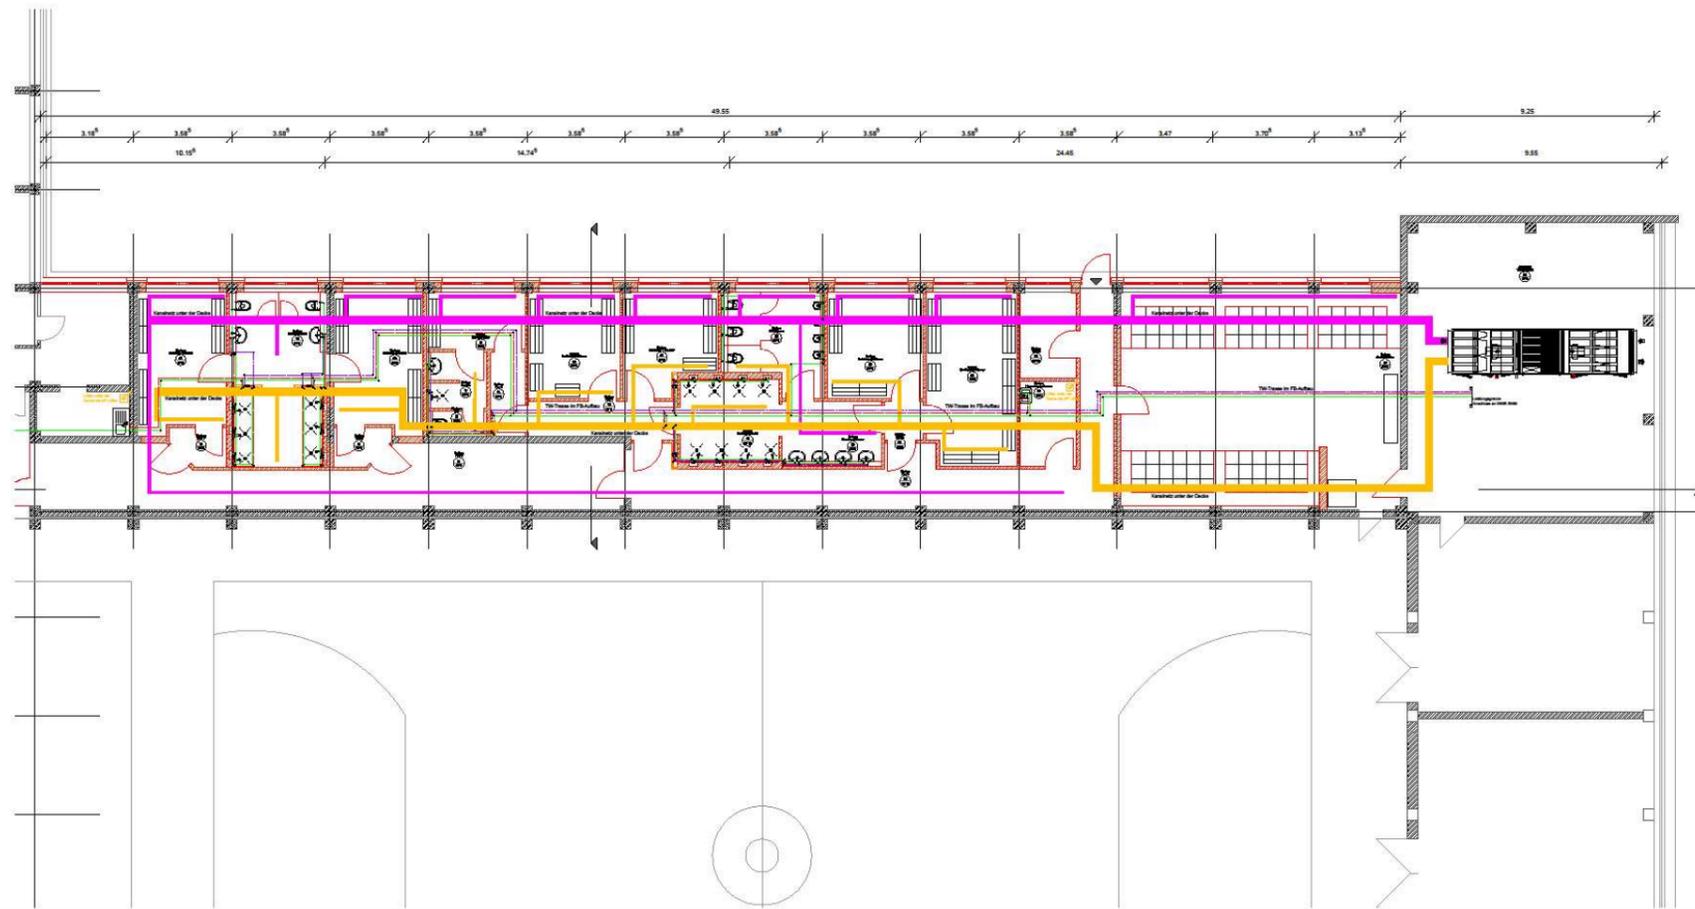


### Legende Sanitär/ Lüftung

- Trinkwasser kalt
- Trinkwasser warm
- Trinkwasser zirkulation
- Schmutzwasser
- Schmutzwasserentlüftung
- Grundleitung
- Vorwandelement
- Waschmaschinenanschlußblock
- ↗ Strangsymbol von und nach oben/unten
- ↘ Strangsymbol nach unten/nach oben
- ↖ Strangsymbol von unten/von oben
- ⊕ Strangeingang / Strangausgang
- Außenluft
- Zuluft
- Abluft
- Fortluft

VP	HLB	EL	ST	Trag. V.	Beauftragter	Datum	Objekt	Projekt-Nr.
							Sanierung/ Erweiterung Sporthalle der Freundschaft Fermersleben Magdeburg	41401309
ibn INGENIEURBÜRO REDLINE						Detaillierung: Grundriss Gaszuleite Sanitär/ Lüftung Eingebäude		Maßstab: 1:100 Blatt-Nr.: 001
Planer / Datum: Redding / 14.06.2016		Zeichnungs-Nr.: 1309 FSV - 01 - E - HT - 2 - 001 / 2016		Beauftragter / AG / Datum:				
Tragwerksplaner / Datum:		Haust. / Datum:		All. Lf. / AG / Datum:		DBL / R / Datum:		



Weitergabe sowie Vervielfältigung dieser Unterlage, Verwertung oder Mitteilung ihres Inhalts ist nicht gestattet, soweit nicht ausdrücklich durch den Urheber zugelassen.  
Zuwendungen verpflichten zu Schadenersatz. Alle Rechte vorbehalten dem Verfasser der Unterlage.

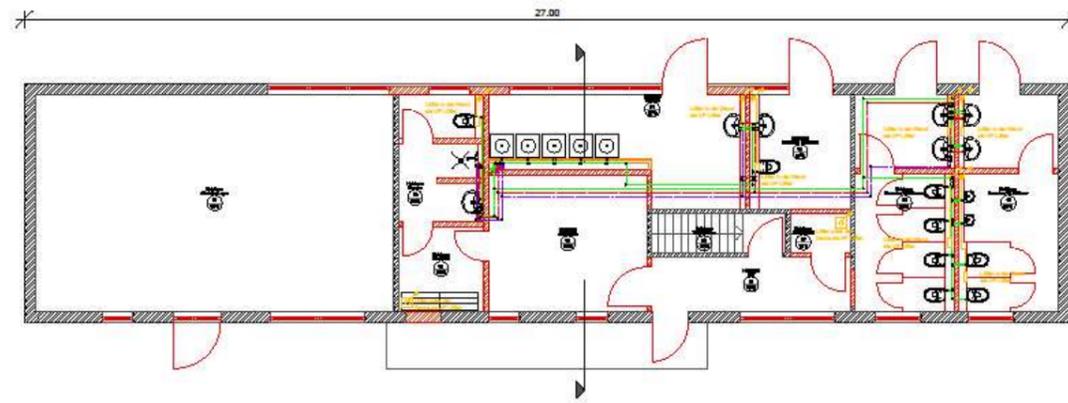


### Legende Sanitär/ Lüftung

- Trinkwasser kalt
- Trinkwasser warm
- Trinkwasser zirkulation
- Schmutzwasser
- Schmutzwasserentlüftung
- Grundleitung
- Vorwandelement
- Waschmaschinenanschlußblock
- Strangsymbol von und nach oben/unten
- Strangsymbol nach unten/nach oben
- Strangsymbol von unten/von oben
- Strangeingang / Strangausgang
- Außenluft
- Zuluft
- Abluft
- Fortluft

HSP	HLB	EL	ST	Proj. V	Index	Änderung	Name	Datum
					 <p style="text-align: center;"><b>Landeshauptstadt Magdeburg</b>  <b>FB Schule und Sport</b>            Gerhart-Hauptmann-Straße 24-26, 39108 Magdeburg</p>			
erstellt von:					Objekt:		Projekt-Nr.:	
(Stempel)					Sanierung/ Erweiterung Sporthalle der Freundschaft Femersleben Magdeburg		41401309	
Planer / Datum: Reckling / 14.06.2016					Darstellung:		Maßstab:	
Tragwerksplaner / Datum:					Grundriss Gaststätte Sanitär/ Lüftung Erdgeschoss		1:100	
					Zeichnungs-Nr.:		B.N.:	
					<b>1308 FSV - 01 - E - HT - 2 - 005 / 10</b>		005	
					Nüßli / Datum:		Datum / AG / Datum:	
					Alt. Nr. / AG / Datum:		GBL II / Datum:	

Weitergabe sowie Vervielfältigung dieser Unterlage, Verwertung oder Mitteilung ihres Inhalts ist nicht gestattet, soweit nicht ausdrücklich durch den Urheber zugelassen.  
Zwischenhandlungen verpflichten zu Schadenersatz. Alle Rechte vorbehalten dem Verfasser der Unterlage.

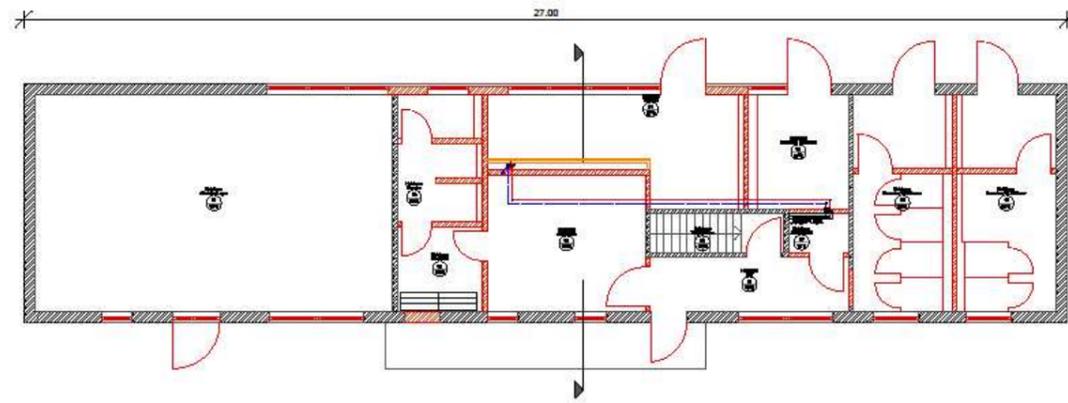


### Legende Heizung

- Heizung Vorlauf
- Heizung Rücklauf
- ☐ Fußbodenheizkreisverteiler
- ↗ Strangsymbol von und nach oben/unten
- ↖ Strangsymbol nach oben/von oben
- ↘ Strangsymbol von unten/nach unten
- ↙ Strangeingang / Strangausgang

HBP		Index		Name		Datum	
HLS							
EL							
ST							
Phg. V							
erstellt von	Bearbeiter	Datum	Objekt	Projekt-Nr.			
			Sanierung/ Erweiterung Sporthalle der Freundschaft Femernsleben Magdeburg	41401309			
			Darstellung:	Maßstab:			
			Grundriss Gaststätte Heizung Erdgeschoss	1:100			
			Bl. Nr.:	006			
Planer / Datum:	Zeichnungs-Nr.:			Bauteil / AG / Datum:			
Reckling / 14.06.2016	1308 FSV - 01 - E - HZ - 2 - 006 / 10						
Trägerplaner / Datum:	Nutzer/Datum:	Akt. Lfd. AG/Datum:	GBL II / Datum:				

Weitergabe sowie Vervielfältigung dieser Unterlage, Verwertung oder Mitteilung ihres Inhalts ist nicht gestattet, soweit nicht ausdrücklich durch den Urheber zugestanden.  
Zuwendungen verpflichten zu Schadensersatz. Alle Rechte vorbehalten dem Verfasser der Unterlage.

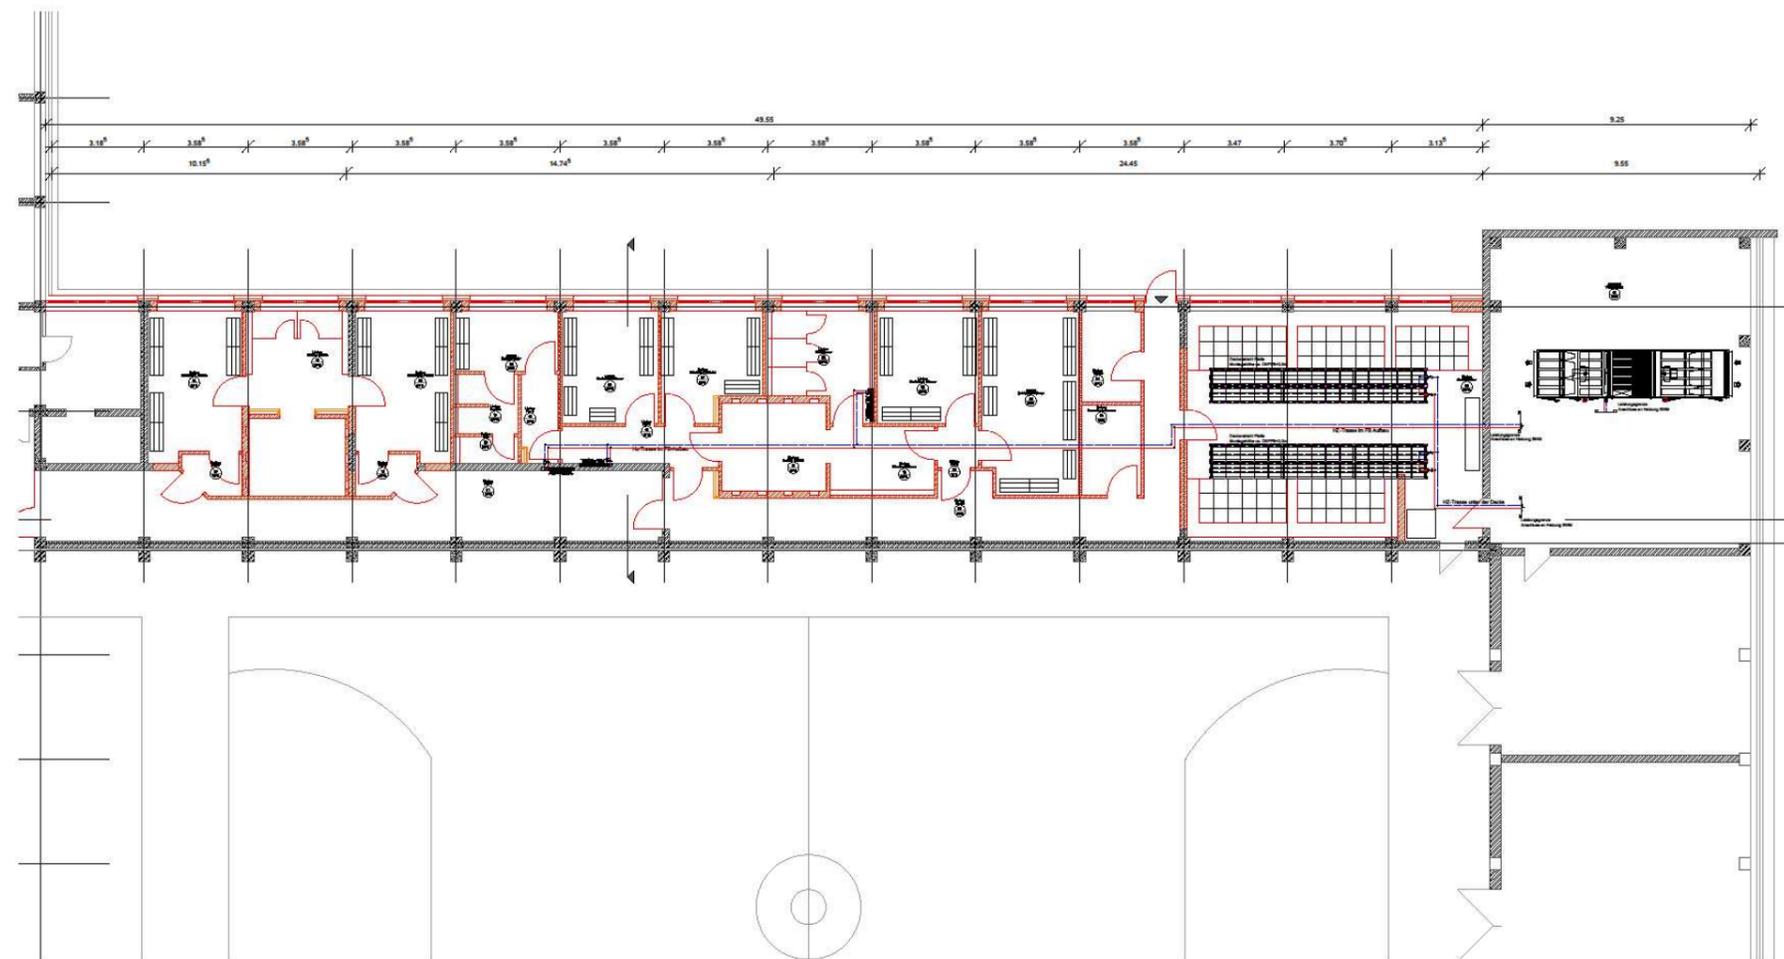


**Legende Heizung**

- Heizung Vorlauf
- Heizung Rücklauf
- ⊞ Fußbodenheizkreisverteiler
- ↗ Strangsymbol von und nach oben/unten
- ↖ Strangsymbol nach oben/von oben
- ↘ Strangsymbol von unten/nach unten
- ↙ Strangeingang / Strangausgang

iHP		Name		Datum	
H.S.B.		Änderung			
E.L.					
ST					
Proj. V					
Bauteile		Datum		Name	
				<b>Landeshauptstadt Magdeburg</b> <b>FB Schule und Sport</b> Gerhart-Hauptmann-Straße 24-26, 39108 Magdeburg	
Objekt: Sanierung/ Erweiterung Sporthalle der Freundschaft Ferneseelen Magdeburg		Projekt-Nr.: 41401300			
Darstellung: Grundriss Gebäudeteile Heizung Erdgeschoss		Maßstab: 1:100		Blatt-Nr.: 002	
Planer / Datum: Reckling / 14.05.2016		Zeichnungs-Nr.: 1308 FSV - 01 - E - HZ - 2 - 002 / 10		Bauebene / Blatt / Datum: 	
Trägerkategorie / Datum: 		Nutzer/Datum: 		Akt. Lr. / ASDatum: 	
		GBL Nr. / Datum: 			

Weitergabe sowie Vervielfältigung dieser Unterlage, Verwertung oder Mitteilung ihres Inhalts ist nicht gestattet, soweit nicht ausdrücklich durch den Urheber zugelassen.  
Zuwendungen verpflichten zu Schadenersatz. Alle Rechte vorbehalten dem Verfasser der Unterlage.

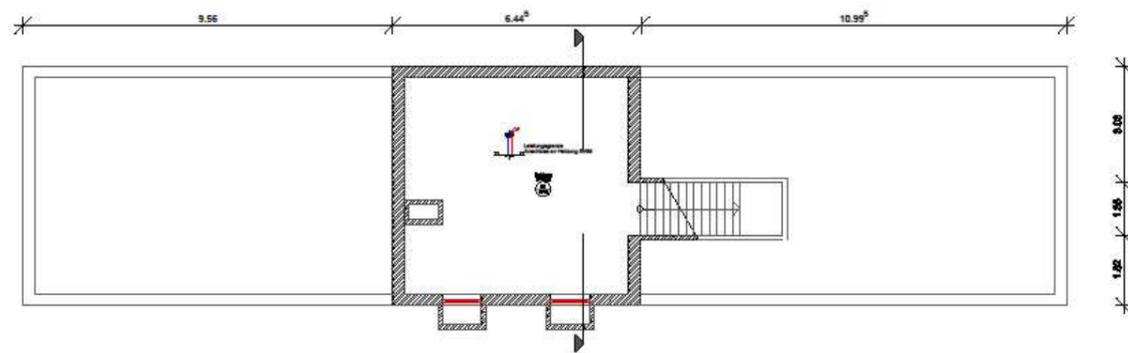

**Legende Heizung**

- Heizung Vorlauf
- Heizung Rücklauf
- ☐ Fußbodenheizkreisverteiler
- ↗ Strangsymbol von und nach oben/unten
- ↖ Strangsymbol nach oben/von oben
- ↘ Strangsymbol von unten/nach unten
- ↙ Strangeingang / Strangausgang

		Index		Änderung		Name		Datum	
HSP									
HLS									
EL									
ST									
Proj. V									
erstellt von	Bearbeiter	Datum	Objekt:				Projekt-Nr.:		
			Sanierung/ Erweiterung Sporthalle der Freundschaft Ferneseben Magdeburg				41401308		
	 (Signum)		Dienleistung:				Maßstab:		
			Grundriss Gaststätte Heizung Kellergeschoss				1:100		
Planer / Datum:	Reckling / 14.06.2016		Zeichnungs-Nr.:				Blatt-Nr.:		
			1308 FBV - 01 - E - HZ - 2 - 004 / 10				004		
Tragwerksplaner / Datum:			Nutzer/Datum:		Alt. Lr. / AG/Datum:		GSL III / Datum:		